





**LEGENDA**

- Tubazione ingombrata inerte realizzata in polietilene ad alta densità (PEAD) 100 SIGMA 80/PA16 secondo Norma UNI 7611 tipo 312 con bracciale metallico, stabilizzata e senza maniche elettrostatici certificati PH16
- Pozzetto in PVC con rubinetto portagomma ø1" per attacco impianto irrigazione. Provvedere attacco elettrico per comando elettronico con collegamento alla centrale di irrigazione e per settore idraulico a locale presidiato
- Tubazione gas METANO in PLY 110 trafilata e acciaio zincato ø10 come esterna a vista
- Tubazione ACETILENE in acciaio inox AISI 316
- Tubazione ARGON in rame
- Tubazione PRODOTTO DI AZOTO in rame
- Tubazione OSSIGENO in rame
- Tubazione ARIA COMPRESA in rame

**NOTE**

Nel laboratorio di chimica e microbiologia prevedere inoltre frangitubo degli armature verticali e della coppia di alimentazione a fusso termico con ricambio stesso (essenti) e da recuperare dalla sede attuale.

Tutti gli impianti interni e laboratori dovranno essere eseguiti in conformità alle norme vigenti e secondo la buona regola dell'arte.

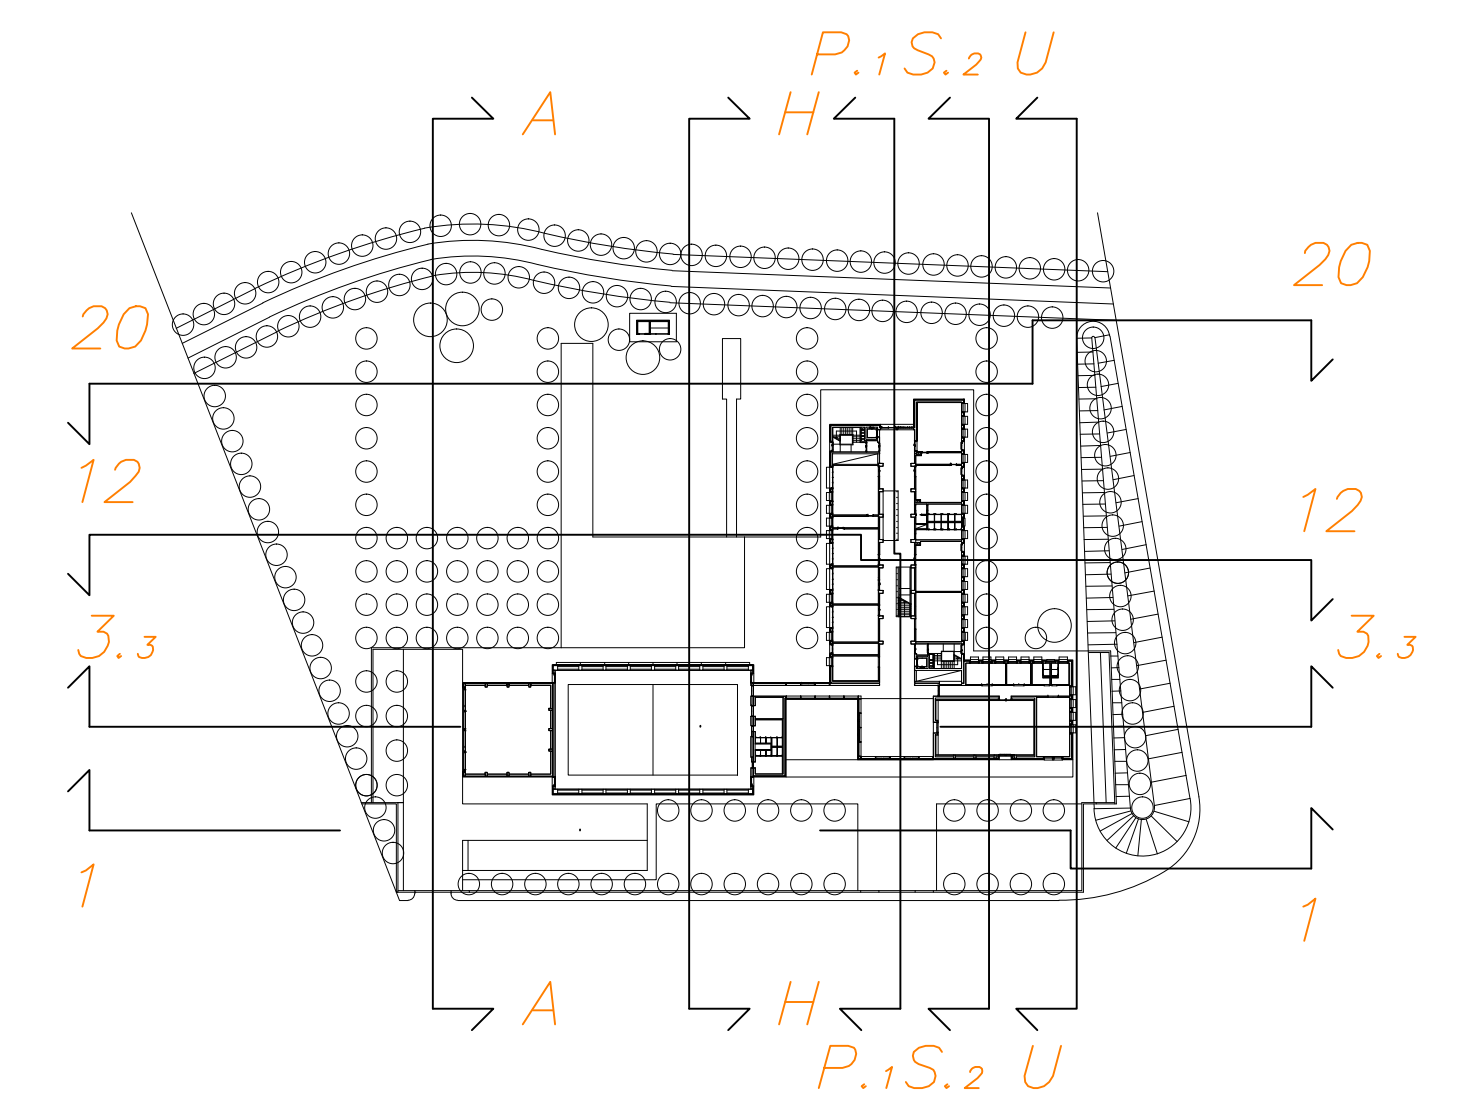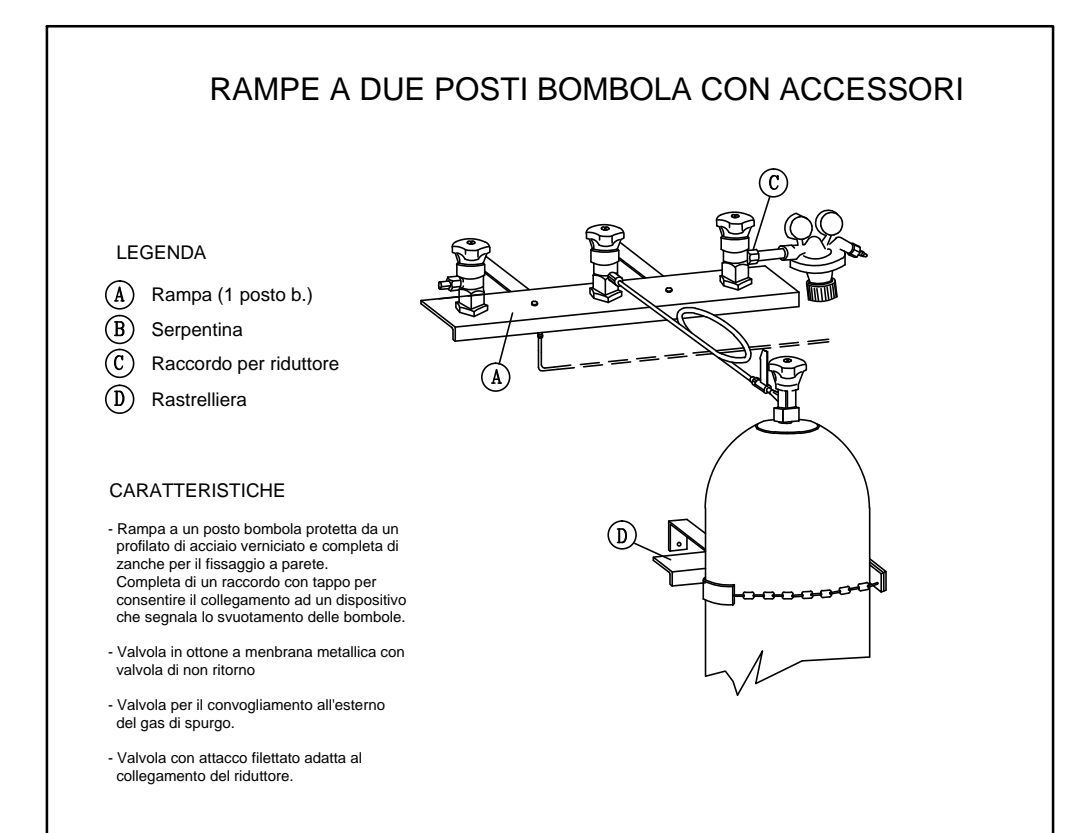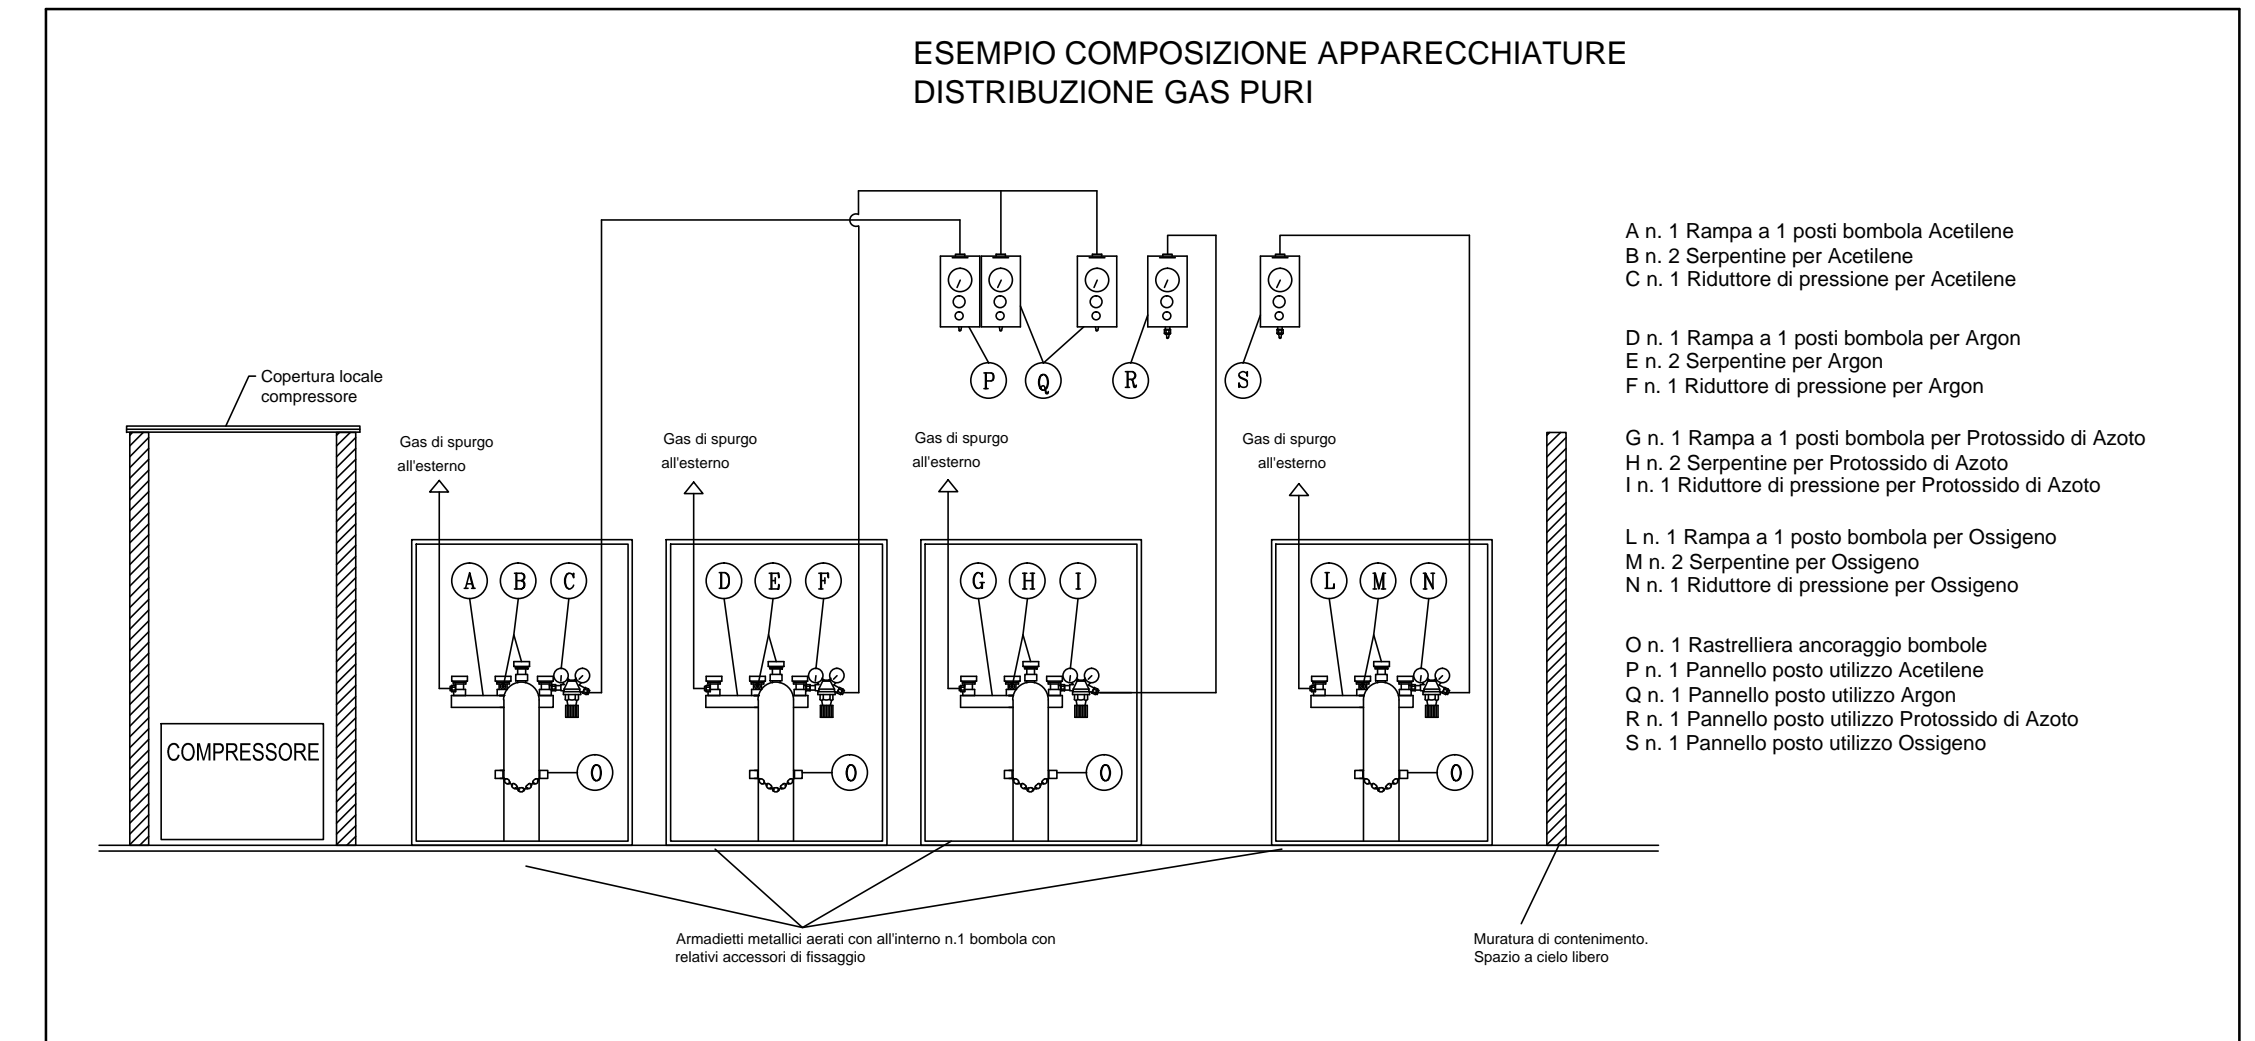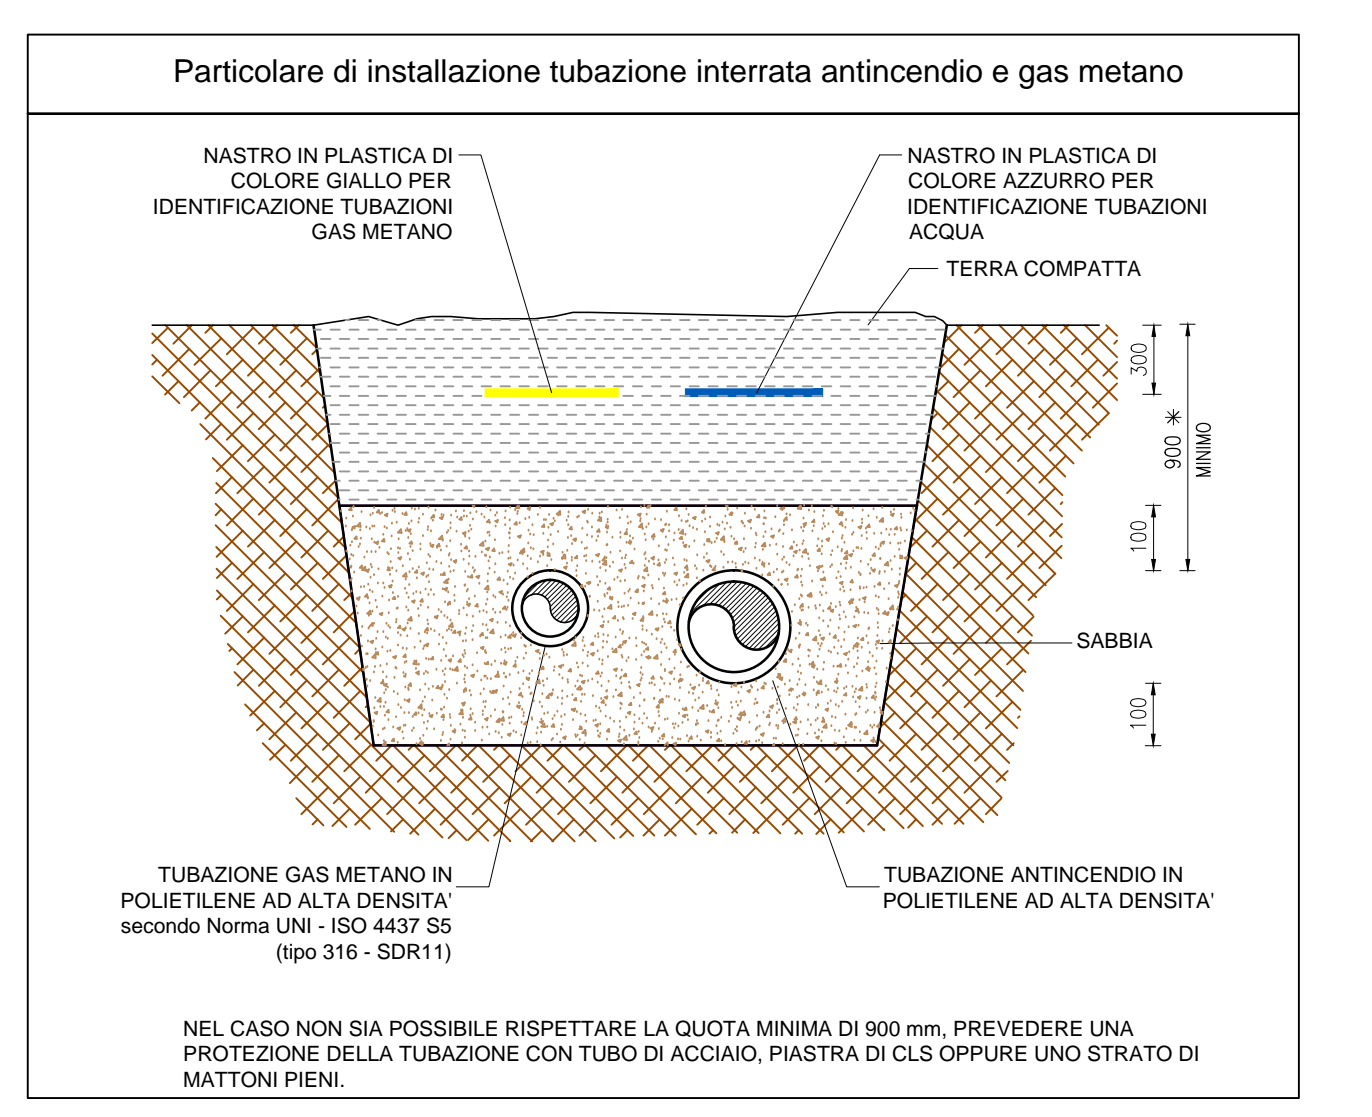

**ISTITUTO SCOLASTICO (I.P.S.A.A.) SU VIA CROCE ROSSA**  
 revisione ottobre 2012

**COMITENTE:**  
 COMUNE DI FIDENZA - UTC Asseto del Tevere  
 piazza Garibaldi 21 - 43036 Fidenza  
 tel. 0524-527171 fax 0524-527239  
 R.U.P.: Dott. Arch. Alberto Giulio

**PROGETTO ARCHITETTICO:**  
 Prof. Arch. ANTONI RAGGI, Arch. Fabrizio Nediani  
 NATALINI ARCHITETTI  
 Via del Galvani, 104 - 50137 Firenze  
 tel. 055-600400 fax 055-600926  
 e-mail: natalinian@architetto.it  
 Col.: Arch. Damiano Pico

**PROGETTO STRUTTURALE:**  
 Dott. Ing. Roberto Piacenti  
 STUDIO ING. ROBERTO PIACENTI  
 via Benvenuto 108 - 43036 Fidenza  
 tel. 0524-523728 fax 0524-527388  
 e-mail: roberto@studiopiacenti.it

**PROGETTO IMPIANTI TECNOLOGICI MECCANICI:**  
 Dott. Ing. Fabrizio Chierici  
 ESSEI STUDIO s.r.l.  
 p.le Salvatore 11 - 43123 Parma  
 tel. 0521-487800 fax 0521-484400  
 e-mail: chierici@esseistudio.it  
 Col.: Geom. Daniele Scaglioni

**PROGETTO IMPIANTI ELETTRICI:**  
 Dott. Ing. Enrico Giordano  
 via Dei Galvani 7 - 43037 Lasciarolo di Bagno (Parma)  
 tel. 0521-851010

**COMPARTIZIONE E CONTABILITA':**  
 Geom. Fabrizio Piantoni, Geom. Claudio Piantoni  
 STUDIO TECNICO PIANTONI  
 Borgo D'Avola 2 - 43121 Parma  
 tel. 0521-284402 fax 0521-231140  
 e-mail: fabio@piantoni.it

**COORDINAMENTO DELLA SICUREZZA IN FASE DI PROGETTAZIONE:**  
 Geom. Fabrizio Piantoni  
 STUDIO TECNICO PIANTONI  
 Borgo D'Avola 2 - 43121 Parma  
 tel. 0521-284402 fax 0521-231140  
 e-mail: fabio@piantoni.it

**PROGETTO ESECUTIVO IMPIANTI MECCANICI PLANTIMESTRIA ESTERNA RETE GAS, ANTINCENDIO E IRRIGAZIONE**  
 SCALA 1:200

**IM-25**

OCTOBRE 2012 | EMISSIONE

